


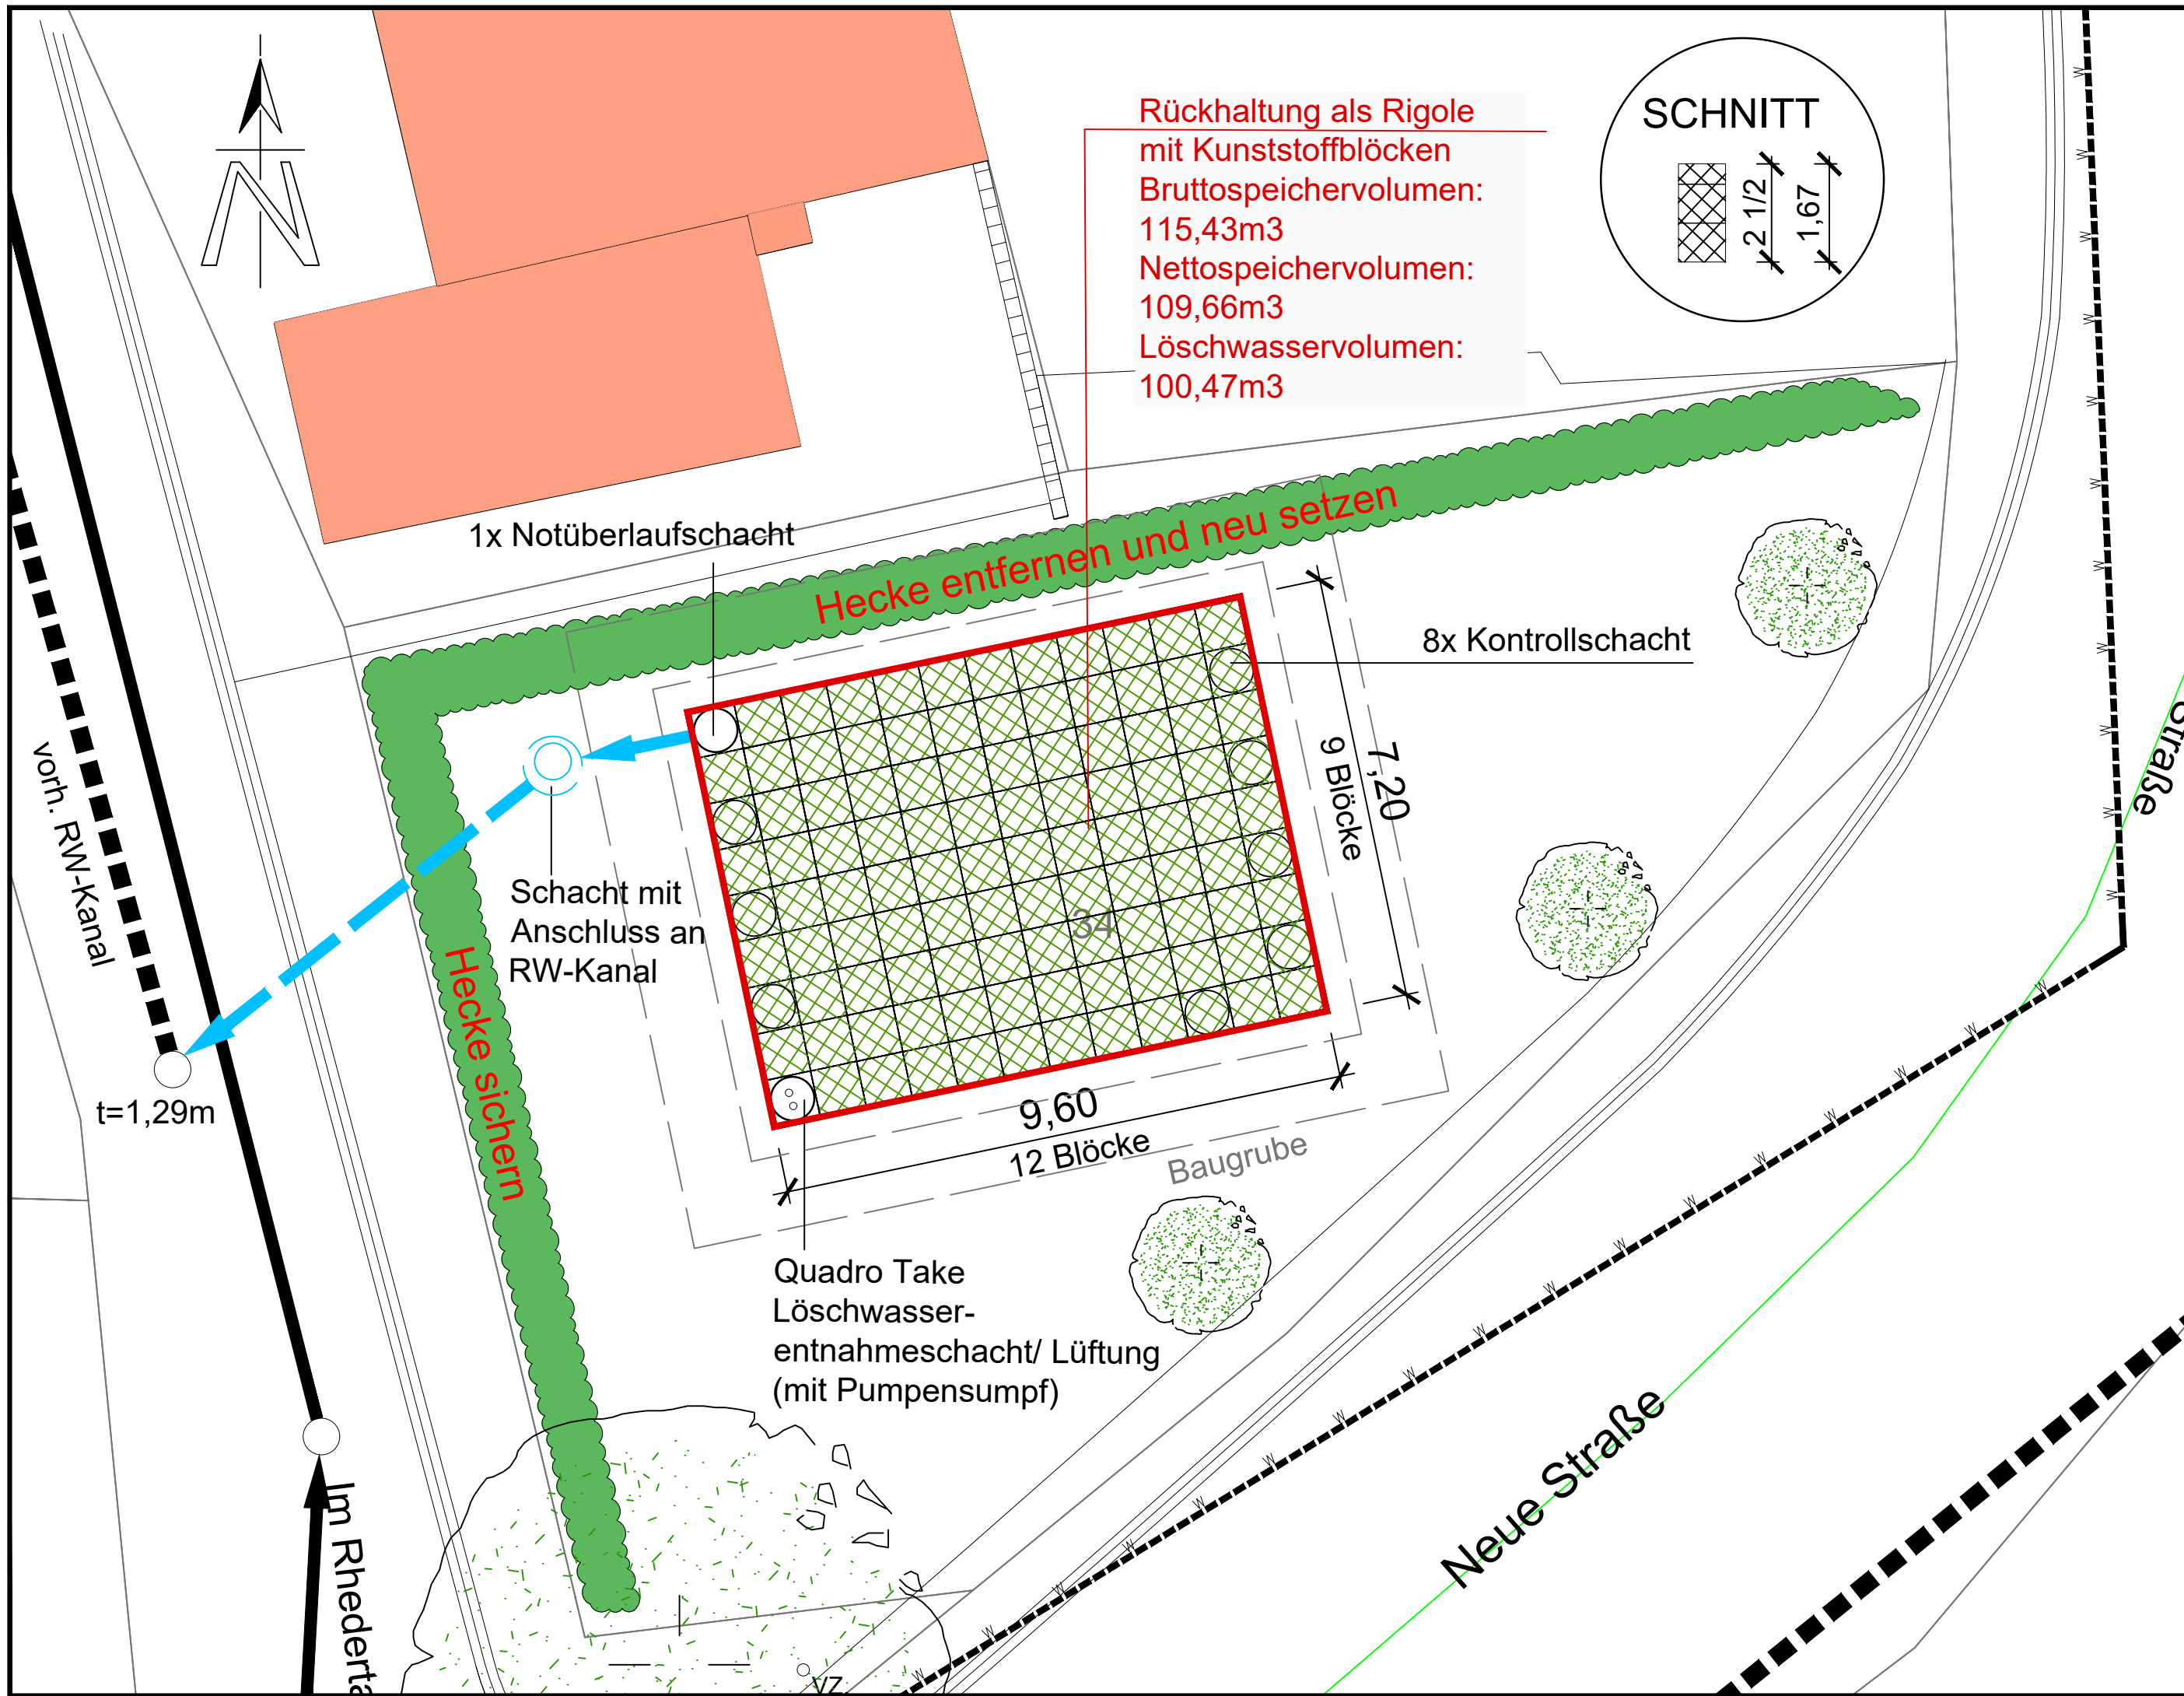

Nr.	Art der Änderung	Datum	Zeichen

Entwurfsverfasser:		Projekt-Nr.: BR080125	
INGENIEURBÜRO VOLMER BÜRO FÜR BAUWESEN		Datum	Zeichen
Planung und Bauleitung für Wasserbau • Abwassertechnik Verkehrs- und Landschaftsbau Bausanierung • Tragwerksplanung • Industriebau		bearbeitet:	Mai 2025 JV
Hüffertstraße 62 • 34414 Warburg Tel.: 05641/7445-0 • Fax: 05641/7445-20 E-Mail: info@volmer-warburg.de		gezeichnet:	Mai 2025 MAS/fl-mü
		geprüft:	

Bauherr(in)/Antragsteller(in):	
 Stadt Brakel Rathaus Am Markt 12 33034 Brakel	

Lagesystem: UTM	Kataster Stand: ----
Höhensystem: NHN 2016	Bestandsvermessung: ----

Vorentwurfsplanung

Straße: ---- Ort: Erkeln		Unterlage / Blatt Nr.
		Lageplan Variante 2
		Maßstab: 1:100

Errichtung einer Löschwasserzisterne für die Ortschaft Erkeln

aufgestellt:	
Warburg, den _____	